


PRZEKRÓJ A-A  
skala 1:50

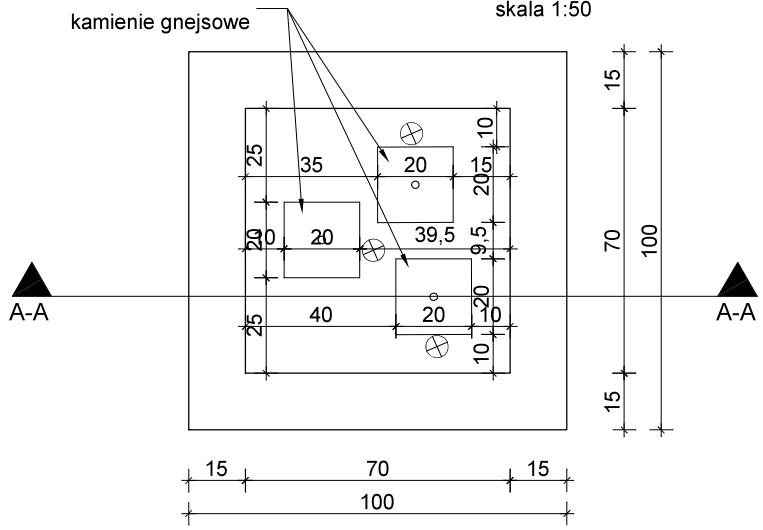

RZUT FONTANNY  
skala 1:50

LEGENDA:  
⊕ oprawa oświetleniowa

<b>wandll</b> FIRMA PROJEKTOWO - BUDOWLANA 44-295 Nowa Wieś ul. Rybnicka 10	PROJEKTANT	IMIĘ NAZWISKO / NR UPR. Franciszek Kolarczyk upr. nr 612/94	PODPIS
	TEMAT: <b>PROJEKT ZAGOSPODAROWANIA TERENU - MODERNIZACJA TERENÓW ZIELONYCH          W CENTRUM WSI ORAZ PRZEBUDOWA INFRASTRUKTURY PARKINGOWEJ</b>		
LOKALIZACJA Rudnik 47-411, ul. Kozielska 1 dz. nr: 521/8, 525/1, 522/2	INWESTOR URZĄD GMINY RUDNIK Rudnik 47-41, ul. Kozielska 1	DATA 08.2020	SKALA 1:20
BRANŻA BUDOWLANA	NAZWA RYSUNKU: <b>FONTANNA</b>	NR RYSUNKU <b>P-2</b>	STR.