

Województwo dolnośląskie  
Powiat zlotoryjski  
Gmina Zagrodno  
Jednostka ewidencyjna 022605\_2, ZAGRODNO  
Obręb 0002, GRODZIEC

Mapa do celów projektowych  
skala 1:1000

Opracowana na podstawie mapy zasadniczej w skali 1:1000  
sekcja: 451424-162, 451424-164  
Pomiar uzupełniający wykonano w czerwcu 2012 roku.  
Granice na mapie zgodne z operatem ewidencji gruntów.

Układ współrzędnych „1965”  
Poziom odniesienia Kronsztadt  
Mapa aktualna na dzień 29 czerwca 2012r  
KERG: 74-007/2012

Uwaga: Nie wyklucza się istnienia w terenie innych  
nie wykazanych na mapie urządzeń podziemnych,  
które nie były zgłoszone do inwentaryzacji,  
nie posiadają dokumentacji w instytucjach  
branżowych i nie dających się wykryć aparaturą.

Po przeprowadzeniu badania KW nie stwierdzono  
służebności gruntowych w zakresie opracowania mapy


Sporządził:

Kierownik robót:

BIURO GEODEZYJNE  
I GOSPODARSTWA NIERUCHOMOŚCI  
"GEO-GOLD"  
JAN TUCHOWSKI  
59-500 Złotoryja, ul. M. Skłodowej-Curie 13  
NIP 634-000-31-44 REGON 390221653  
tel. 76 8763717

Województwo dolnośląskie  
Powiat zlotoryjski  
Gmina Zagrodno  
Jednostka ewidencyjna 022605\_2, ZAGRODNO  
Obręb 0002, GRODZIEC

STAROSTWO POWIATOWE W ZŁOTORYI  
Wydział Geodezji, Katastru i Gospodarki Nieruchomościami  
Zespół Usług Dokumentacji Projektowej  
59-500 ZŁOTORYJA, ul. M. Skłodowej-Curie 22, tel. 76 8763458 w.11  
Kierownik: mgr inż. K. Cyranik  
Data: 10.06.2014  
Zatwierdził: 10.06.2014

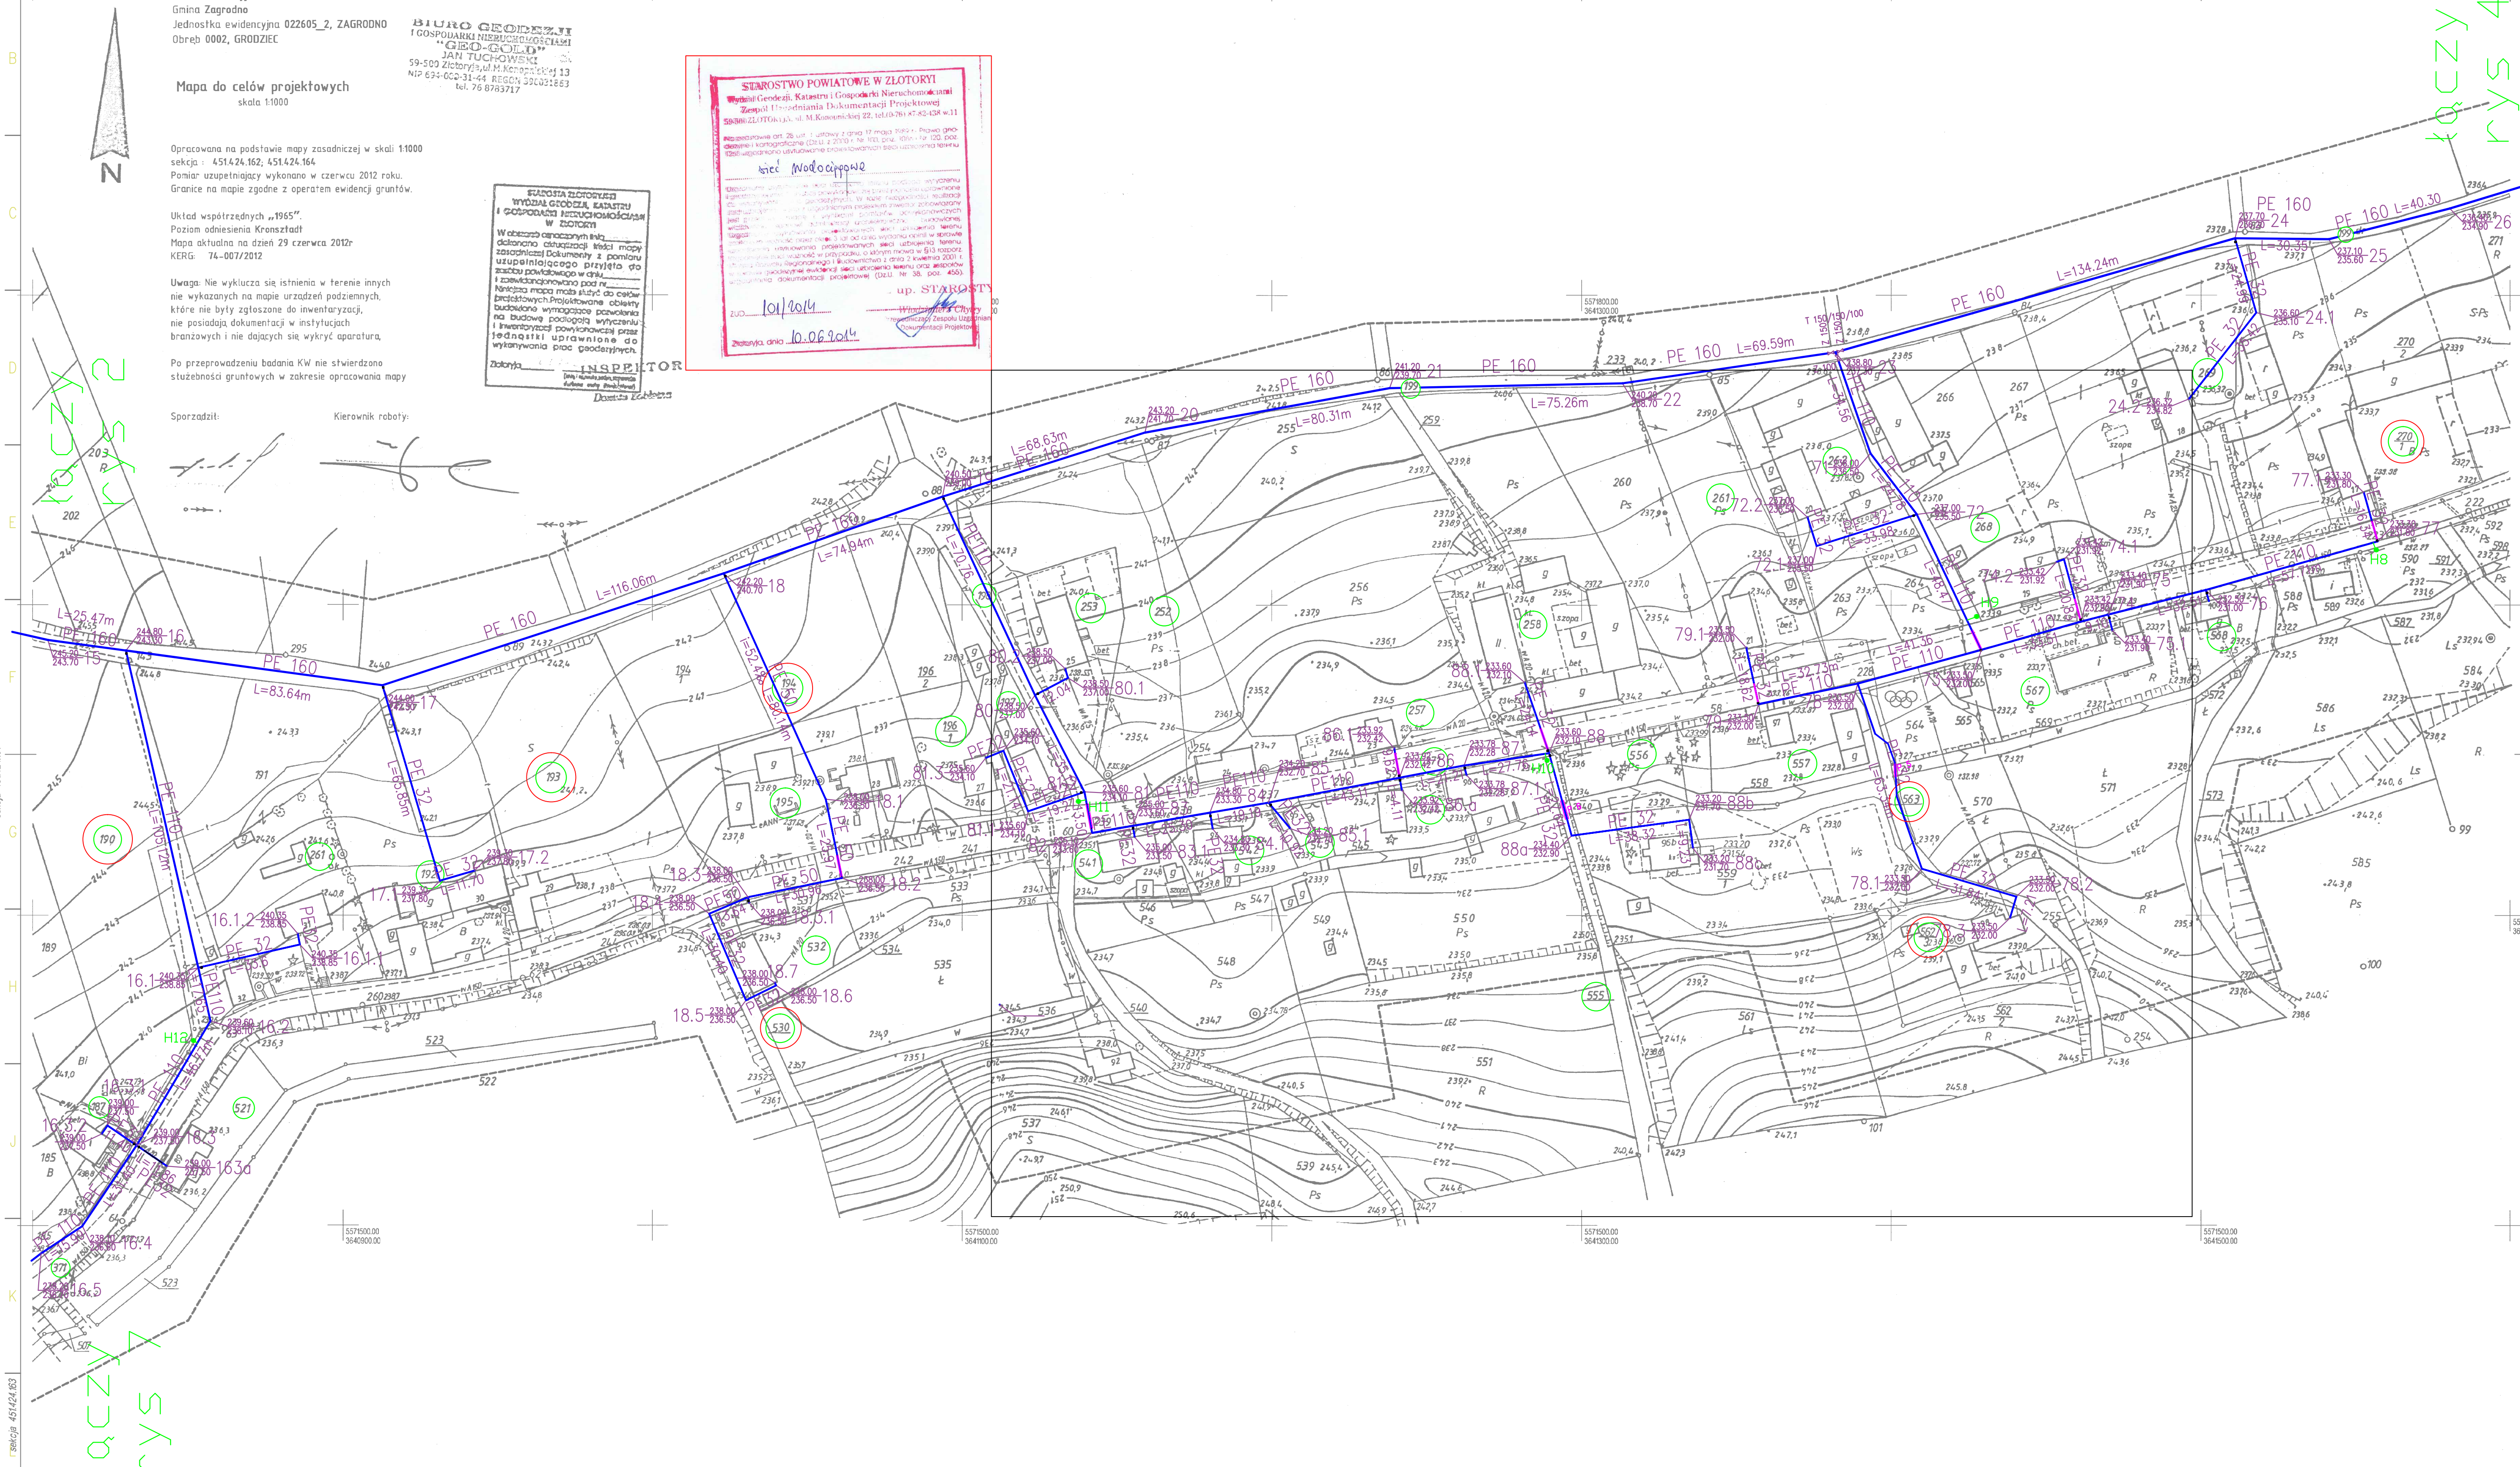

ZAKŁAD PROJEKTOWANIA — KRZYSZTOF GYRANIK					
64-400 Międzychód ul. 17 — Słycznia 39 / 2 tel. 095-748-2648 kom. 603-543-343					
INWESTOR: GMINA ZAGRODNO 59-516 Zagrodno 52					
Tytuł projektu: Przebudowa z rozbudową sieci wodociągowej w Grodziecu z przyłączami					
Tytuł rysunku: PROJEKT ZAGOSPODAROWANIA TERENU. MAPA SYTUACYJNO — WYSOKOŚCIOWA Z NANIESIONĄ TRASĄ SIECI WODOCIĄGOWEJ					NR LAMOWY: 6.2011.8.2012
PROJEKTANT: mgr inż. K. Cyranik	SPRACOWUJE: mgr inż. K. Cyranik	INSTRUMENT: Instalacyjna	PROPOZ. NR UPRAWN. 45/90 GW	SKALA 1: 1000	DATA marzec 2011.