


łączy
rys 3

łączy
rys 5

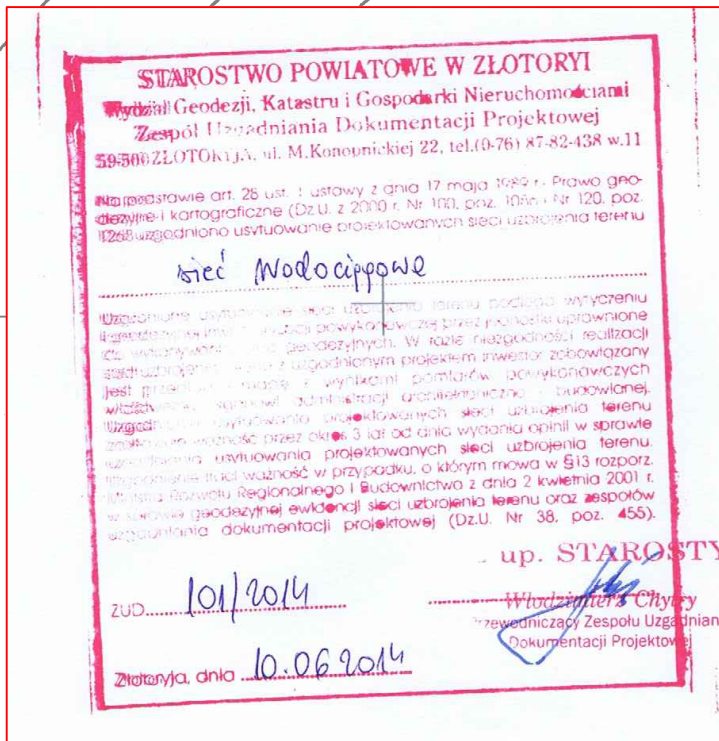

Województwo dolnośląskie
Powiat złotoryjski
Gmina Zagrodno
Jednostka ewidencyjna 022605_2, ZAGRODNO
Obręb 0002, GRODZIEC

Mapa do celów projektowych
skala 1:1000

Opracowana na podstawie mapy zasadniczej w skali 1:1000
sekcja : 451424.171; 451424.173
Pomiar uzupełniający wykonano w czerwcu 2012 roku.
Granice na mapie zgodne z operatem ewidencji gruntów.

Układ współrzędnych „1955”
Poziom odniesienia Kronsztadt
Mapa aktualna na dzień 29 czerwca 2012r
KERG: 74-007/2012

Uwaga: Nie wyklucza się istnienia w terenie innych
nie wykazanych na mapie urządzeń podziemnych,
które nie były zgłoszone do inwentaryzacji,
nie posiadają dokumentacji w instytucjach
branżowych i nie dających się wykryć aparaturą.

Po przeprowadzeniu badania KW nie stwierdzono
służebności gruntowych w zakresie opracowania mapy

Sporządził: Kierownik roboty:

Starostwo Złotoryjskie
Wydział Geodezji, Katastru
i Gospodarki Nieruchomościami
W obszarze opracowywanym
dokonano aktualizacji treści mapy
przebiegu. Dokumenty z planu
uzupełniającego przyległego do
zaczętu powiatowego w obszarze
i zawierającego podległe do celów
projektowych. Projektowane obszary
budowlane wymagające pozwolenia
na budowę podlegają wykreśleniu
i inwentaryzacji powyższych przez
jednostki uprawnione do
wykonywania prac geodezyjnych.

Uwzględniono projektowane
sieci uzbrojenia terenu uzgodnione
protokołem ZUDP
Nr _____
Data _____ podpis _____

ZAKŁAD PROJEKTOWANIA – KRZYSZTOF CYRANIK
64-400 Międzybóże ul. 17 – Syczenia 39 / 2 tel. 095-748-2648 kom. 603-543-343
INWESTOR: GMINA ZAGRODNO 59-516 Zagrodno 52
Tytuł projektu: Przebudowa z rozbudową sieci wodociągowej w Grodzcu z przyłączami
TYTUŁ RYSUNKU: PROJEKT ZAGOSPODAROWANIA TERENU. MAPA SYTUACYJNO –
WYSOKOŚCIOWA Z NANIESIONĄ TRASĄ SIECI WODOCIĄGOWEJ
PROJEKTANT: mgr inż. Leszek Jenek
WYKONAWCA: mgr inż. K. Cyraniak
SPRACOWUJĄCY: mgr inż. K. Cyraniak
IMIE I NAZWISKO: Leszek Jenek
SPECJALNOŚĆ: instalacja
PODPIS: [podpis]
NR UPRAWNIENIA: 45/90 Gw
SKALA: 1: 1000
DATA: marzec 2011
NR LUBOWY: 62511.3.2012
NR RYS. 4